

DOTT. LUCA GHERARDI ARCHITETTO

COMUNE DI CASCIANA TERME LARI
PROVINCIA DI PISA

PIANO DI RECUPERO
U.T.O.E. 1 - P.d.R. n°3A
CASCIANA TERME, P.zza C. Minati - Largo G. Mazzini

Descrizione: **STATO DI PROGETTO**
SCHEMA RETE SMALTIMENTO ACQUE

Richiedente: **Coati Gabriella ed altri**

Progetto e D.d.L.: **Arch. Luca Gherardi**

Collaboratori: **Arch. Giosuè Gherardi**

DATA: **Giugno 2016**

riponi file: **PdR3_Casciana Terme.dwg**


SCALA: **1:100**

5


N.B. Tutte le misure riportate nella presente tavola devono essere confermate preventivamente in cantiere con il Dm. dei Lavori per il cantiere.

AGG.	REDATTO	DATA	AGG.	REDATTO	DATA

PIANTA PIANO TERRENO - Stato Attuale

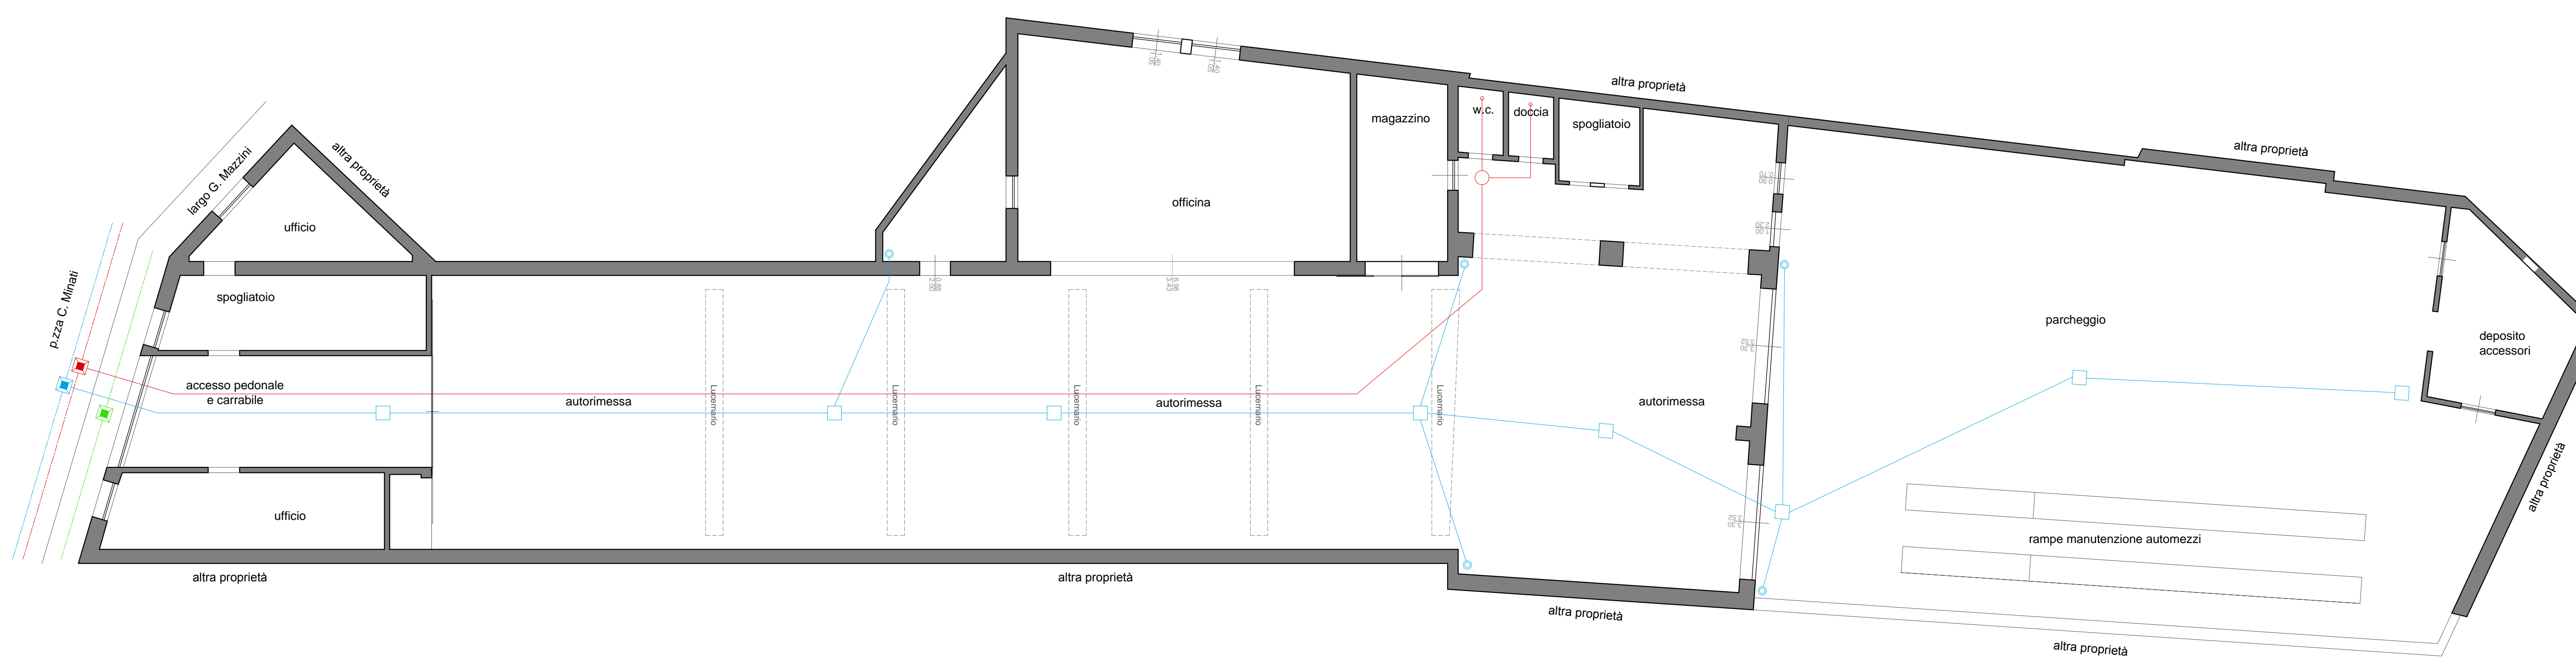

PIANTA PIANO TERRENO - Stato di Progetto

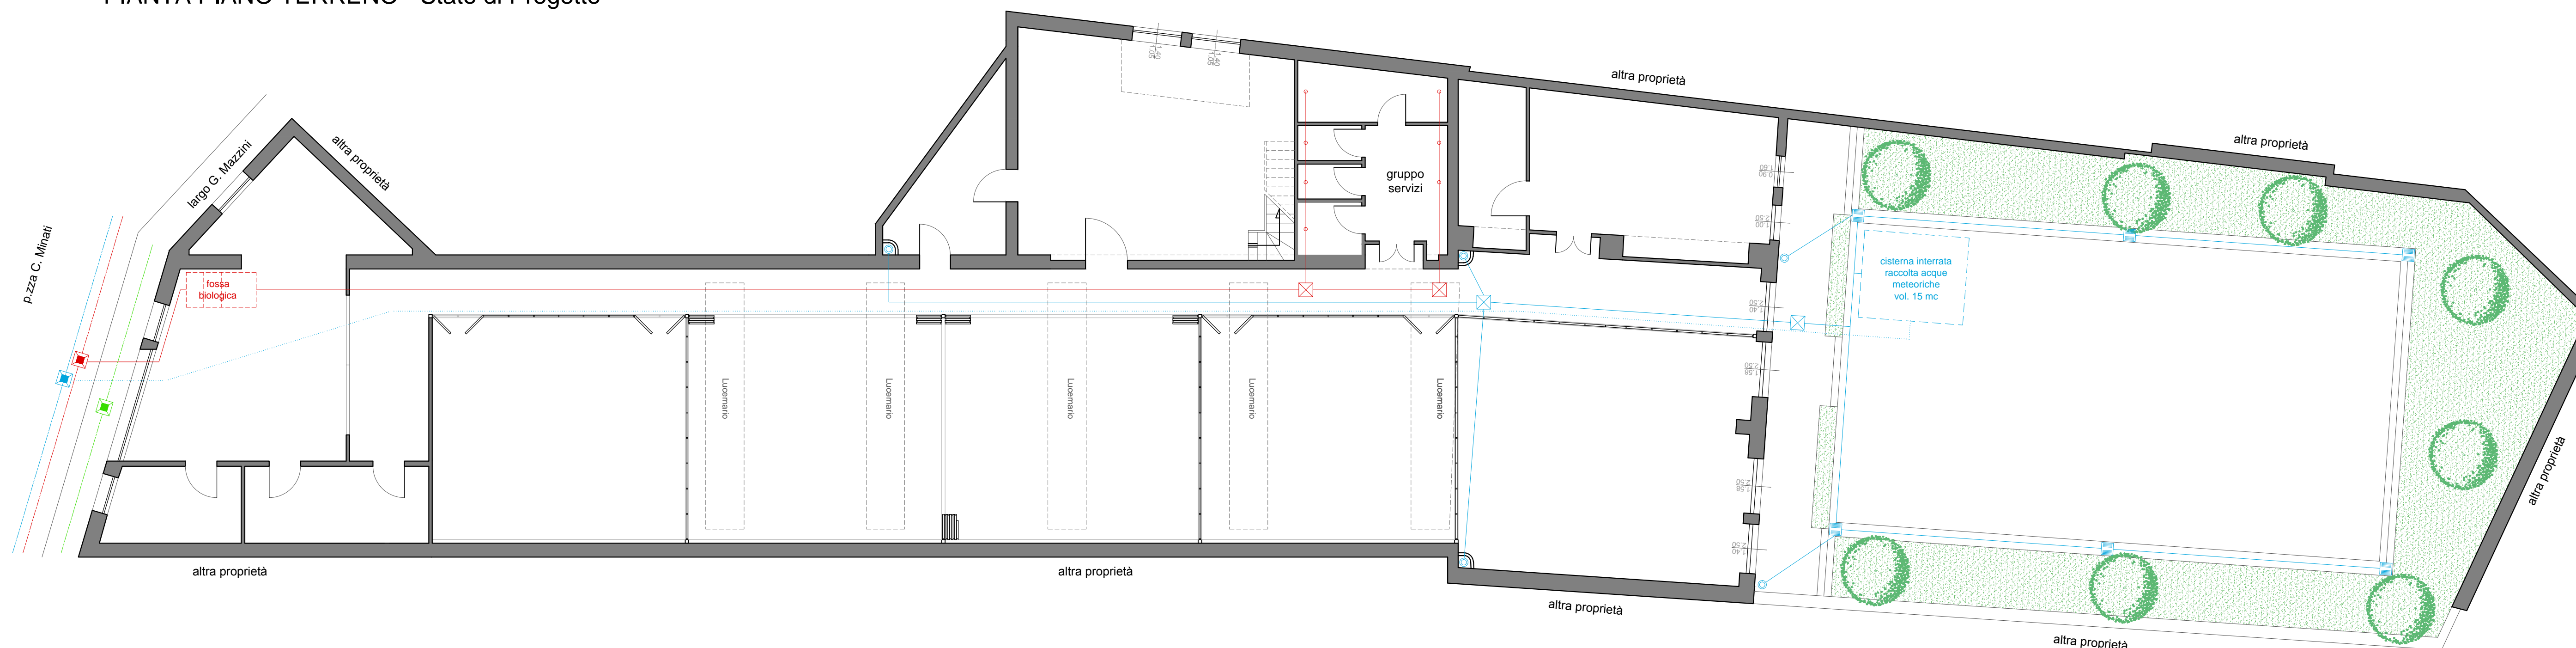

- Rete recupero acque chiare Tubazione in Polietilene alta densità 150mm
- Pluviale
- Pozzetto ispezione acque chiare
- Griglia di raccolta
- Rete smaltimento di troppo pieno acque chiare
- Pozzetto di allacciamento rete fognaria acque chiare
- Rete smaltimento acque nere
- Pozzetto ispezione acque nere
- Pozzetto di allacciamento rete fognaria acque nere
- Pozzetto di allacciamento all'acquedotto